

LEGENDA:

- KAMEROVÝ SYSTÉM
- VĚTRÁNÍ
- MĚŘENÍ RYCHLOSTI VĚTRU
- REPRODUKTORY OZVUČOVACÍHO ZAŘÍZENÍ
- JASOMĚR
- METEOROLOGICKÁ STANICE
- HYDRANT
- MĚŘENÍ OPACITY A VIDITELNOSTI
- AUTOMATICKÁ DETEKCE KOUŘE


PROJEKTOVANÉ INŽENÝRSKÉ SÍTĚ:

- POŽÁRNÍ VODA
- KANALIZACE
- EL. KABELY
- LINEÁRNÍ TEPLOTNÍ HLÁSIČ POŽÁRU

DOPRAVNÍ ZNAČENÍ:

- PDZ** PROMĚNNÁ DOPRAVNÍ ZNAČKA
-
-
- UKAZATELE SOS KABINEK
- UKAZATELE OZNAČUJÍCÍ SMĚR K NEJBLIŽŠÍMU NOUZOVÉMU VÝCHODU
- VÝCHOD
- ZÁVORA

CELKOVÁ SITUACE:

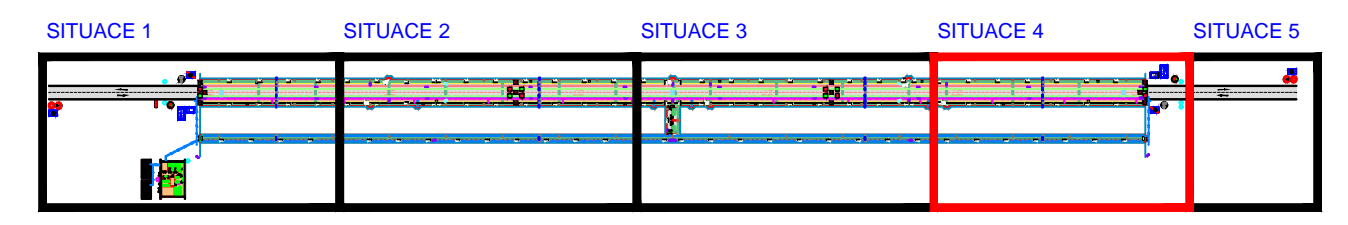

NAVRHL:	KOCFELDA Jiří	Univerzita Tomáše Bati ve Zlíně Fakulta aplikované informatiky
Název projektu:	TUNEL JIRKA	
Název výkresu:	SITUACE 4	DATUM: 19.5.2011
č.výkresu:		FORMÁT: 3 x A4
		MĚŘÍTKO: 1:250
		5

